


SITUACE M=1:200

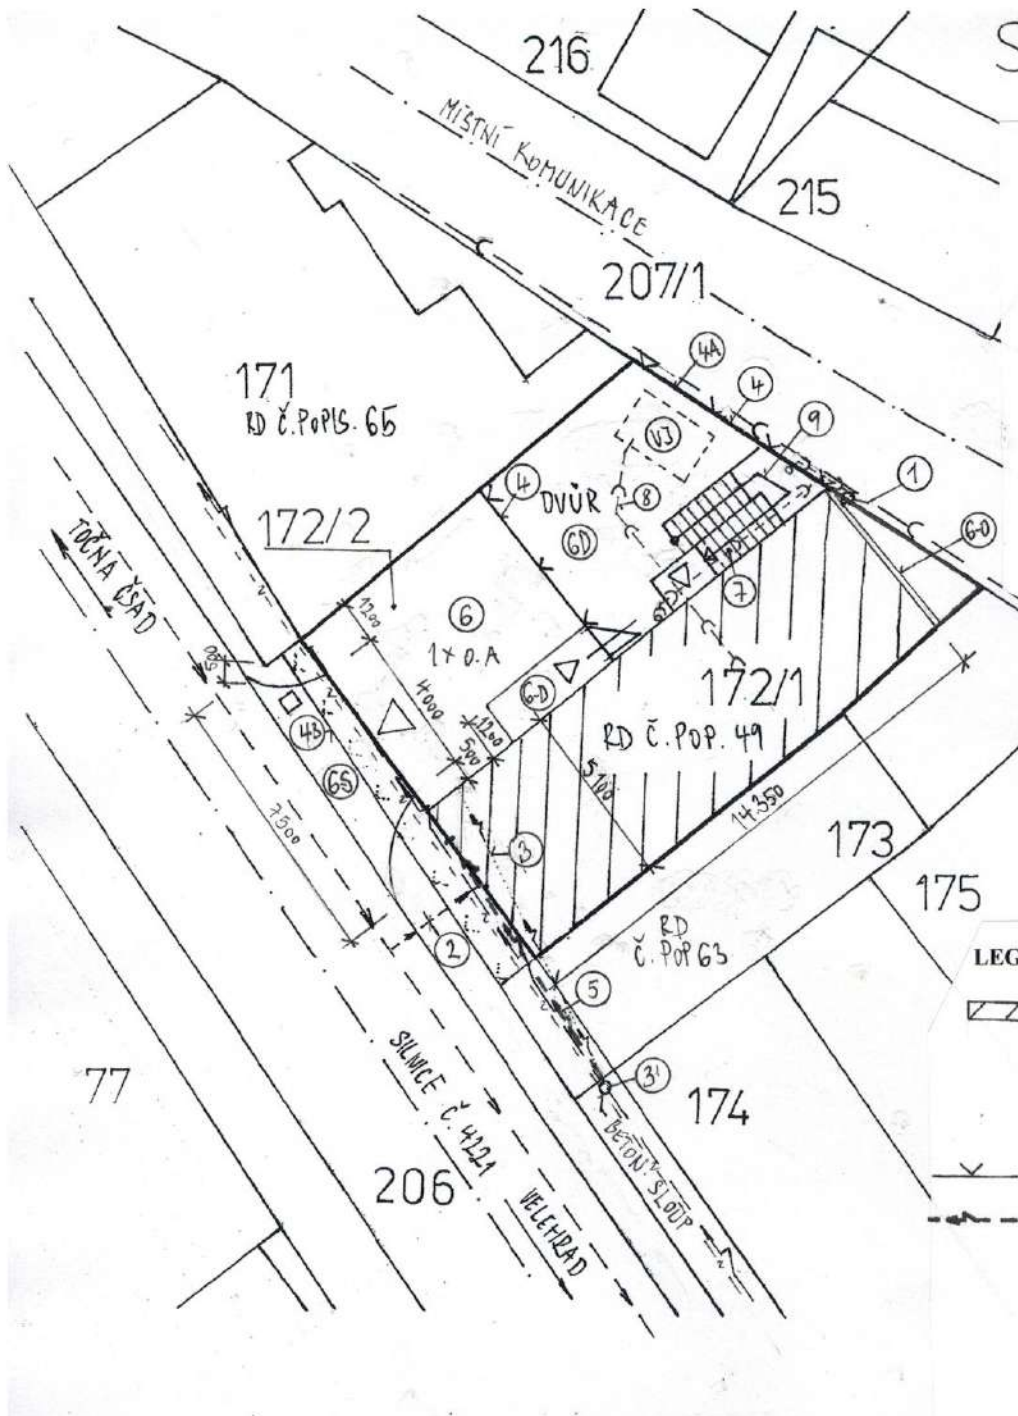

LEGENDA – STÁVAJÍCÍ OBJEKTY A SÍŤ

- SO-01 STÁVAJÍCÍ RD
- ① SO-02 STÁVAJÍCÍ PŘÍPOJKA DEŠT. KANALIZACE DN160
- ② SO-03 STÁVAJÍCÍ PŘÍPOJKA VODY SVK OCEL.TUBKA 3/4" Z R.1957 UKONČENA VODOMĚREM V PODLAŽE POKOJE
- ③ SO-04 STÁVAJÍCÍ PŘÍPOJKA ELEKTRO E-ON : Z BET. EL. SLOUPU JE VZDUŠNÉ. VEDENÍ DO RD
- ④ SO-05 STÁVAJÍCÍ OPLOCENÍ A=DŘEVĚNÁ PRKNA V=1,8M, B=DŘ.LATĚ, V=1M
- MÍSTNÍ ROZHLAS OBCE SALAŠ
- VZDUŠNÉ VEDENÍ E-ON
- KANALIZACE DEŠT. DN200 OBCE SALAŠ
- VODOVODNÍ ŘAD SVK

LEGENDA – NOVÉ OBJEKTY A SÍŤ (U)

- SO-01 RODINNÝ DŮM ZMĚNA TVARU STŘECHY A STAVEBNÍ ÚPRAVY
- ② SO-03U REKONSTRUKCE STÁVAJÍCÍ PŘÍPOJKY VODY PE 1" DL.3,5M, UKONČENÍ VODOMĚREM V NICE POD OKNEM
- ③ SO-04U PŘELOŽKA EL. PŘÍPOJKY E-ON NA STÁVAJÍCÍ BETON. SLOUP
- ④ SO-05U OPLOCENÍ BETONOVÉ SLOUPKY A BETON. POHLEDOVÉ PANELY V=1,5M
- ⑤ SO-06U PŘELOŽKA HDV, CYKY 4x10mm DO MĚŘICÍ SKŘÍŇE V UL. FASÁDĚ
- ⑥ SO-07U ZPEVNĚNÉ PLOCHY:
 - S - SJEZD NA KOMUNIKACI III,TR. Č.4221 (BET. ZATRAVŇOVACÍ DLAŽBA)
 - O - OKAPOVÝ CHODNÍK Š= 200MM, ZAHRADNÍ O. A KAMÍNKY FR 16-32, BM
 - OA - ODSTAVNÉ STÁNÍ PRO 1 OA 2,5x5,3M NEZASTŘEŠENÉ, (ZATRAVŇOVACÍ BET.DLAŽBA)
 - D - ZPEV PLOCHA DVORACHODNÍK BM, ZÁMKOVÁ DLAŽBA TL.60MM
- ⑦ SO-08 DEŠŤOVÁ KANALIZACE ØS 160 JE NAPOJENA DO KANALIZACE OBCE
- C--- ⑧ SO-09 SPLAŠKOVÁ KANALIZACE DN 160 (VJ) VYVÁŽECÍ JÍMKA BETONOVÁ, ROZM. 2 x 3 x v=1,5M 8M3
- ⑨ SO-10 VENKOVNÍ SCHODIŠTĚ



Stavebník : Jaroslav Škvařil, Salaš 205, PSČ 687 06 Salaš	František Sedlář Na Hradbách 751 686 03 Staré Město
Stavba : „ZMĚNA DOKONČENÉ STAVBY RD SALAŠ Č.POP. 49 ZMĚNA TVARU STŘECHY A STAVEBNÍ ÚPRAVY Katastrální území Salaš u Velehradu, parcely č.172/1 a 172/2	Vypracoval: Sedlář Fr. Datum: 09/2019 Formát: 1 x A4 Měřítko: 1:200
PROJEKT	KOORDINAČNÍ SITUACE
	v.č. C